


Remont I piętra budynku D - instalacja gniazd skala 1:100

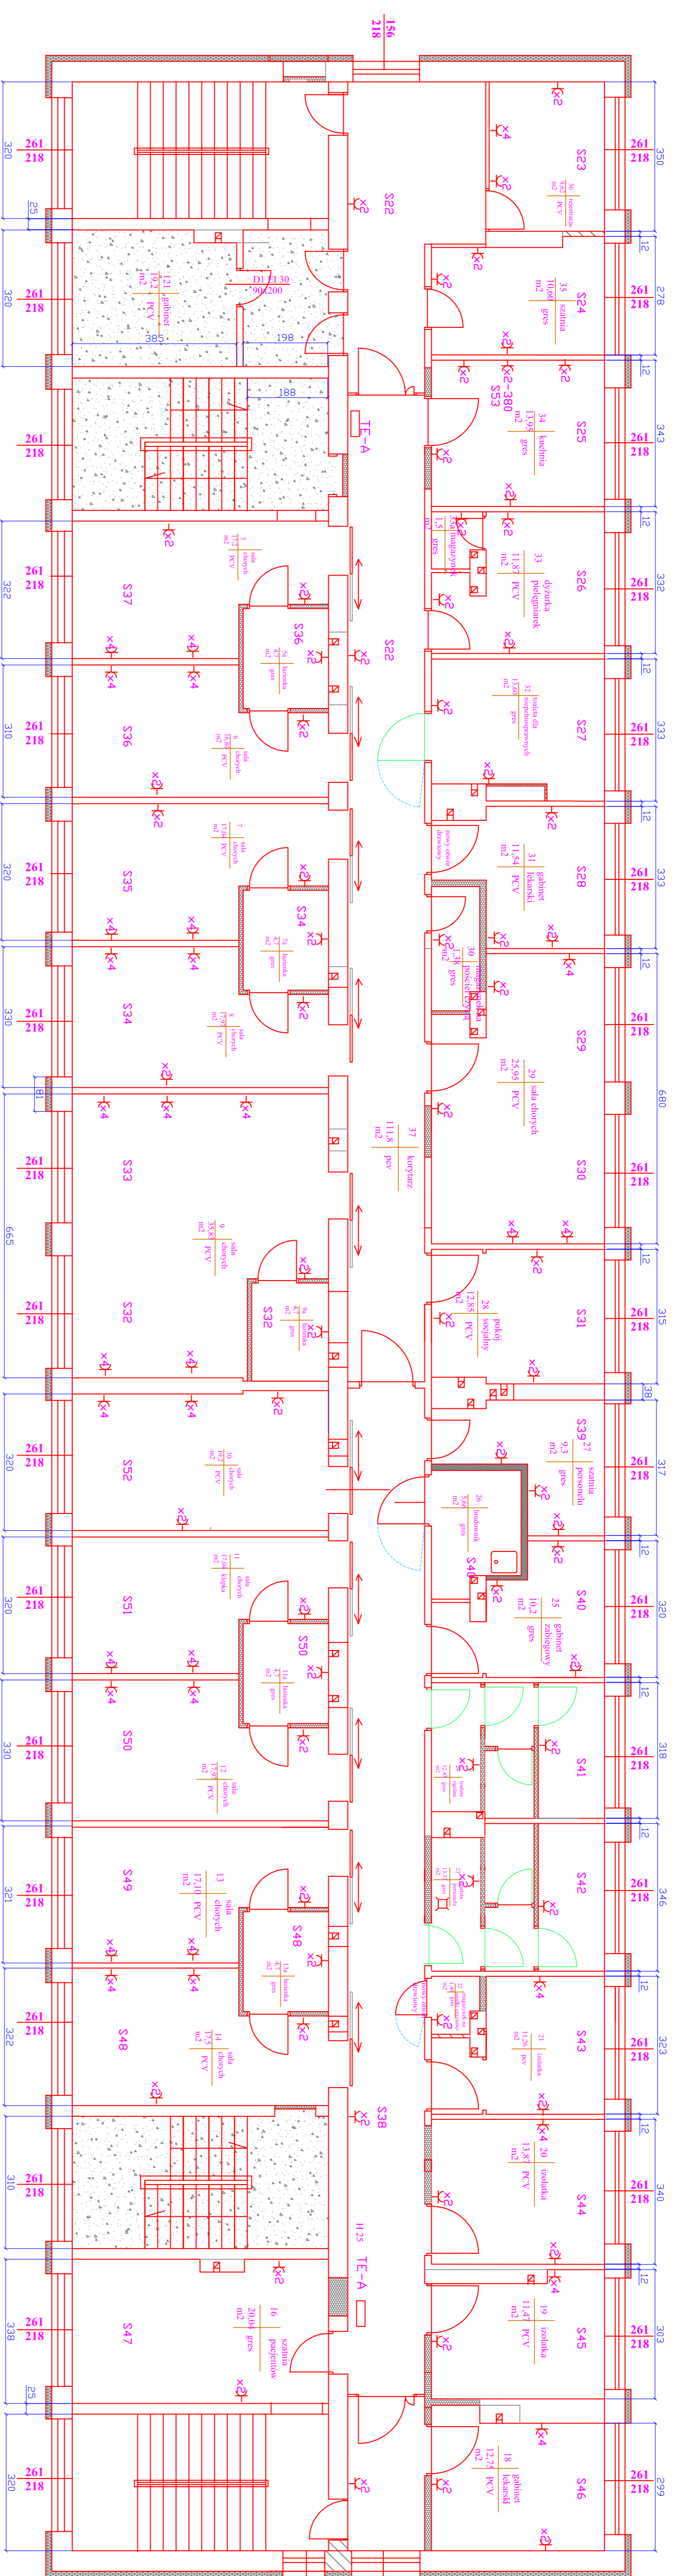

Oznaczenia



- pomieszczenia nie objęte przebudową

- ścianki działowe z płyty g-k wypełnione
wełną mineralną gr 10 cm

Oznaczenia

gniazda 10 /16 A z bolcem odpr.

S1, 2 oznaczenie okna

1, 2 oznacza przynależność punktu

oswietleniowego do konkretnego

przeznaczenia * pomieszczeniu

Uwagi

Instalacje elektryczne należy


prowadzić podłogowo,

w łazienkach, przy umywalkach i magazynekach

stosować osprzęt IT44

TEMAT	Remont I piętra budynku D
INWESTOR	Szpital Powiatowy w Otwocku 05-400 ul. Batorego 44
Rysunek	Remont I piętra budynku D - instalacja gniazd
data	14.01.2011
skala	1:100
	Rys. nr 3

Remont I piętra budynku D - instalacja przyzwowa skala 1:100

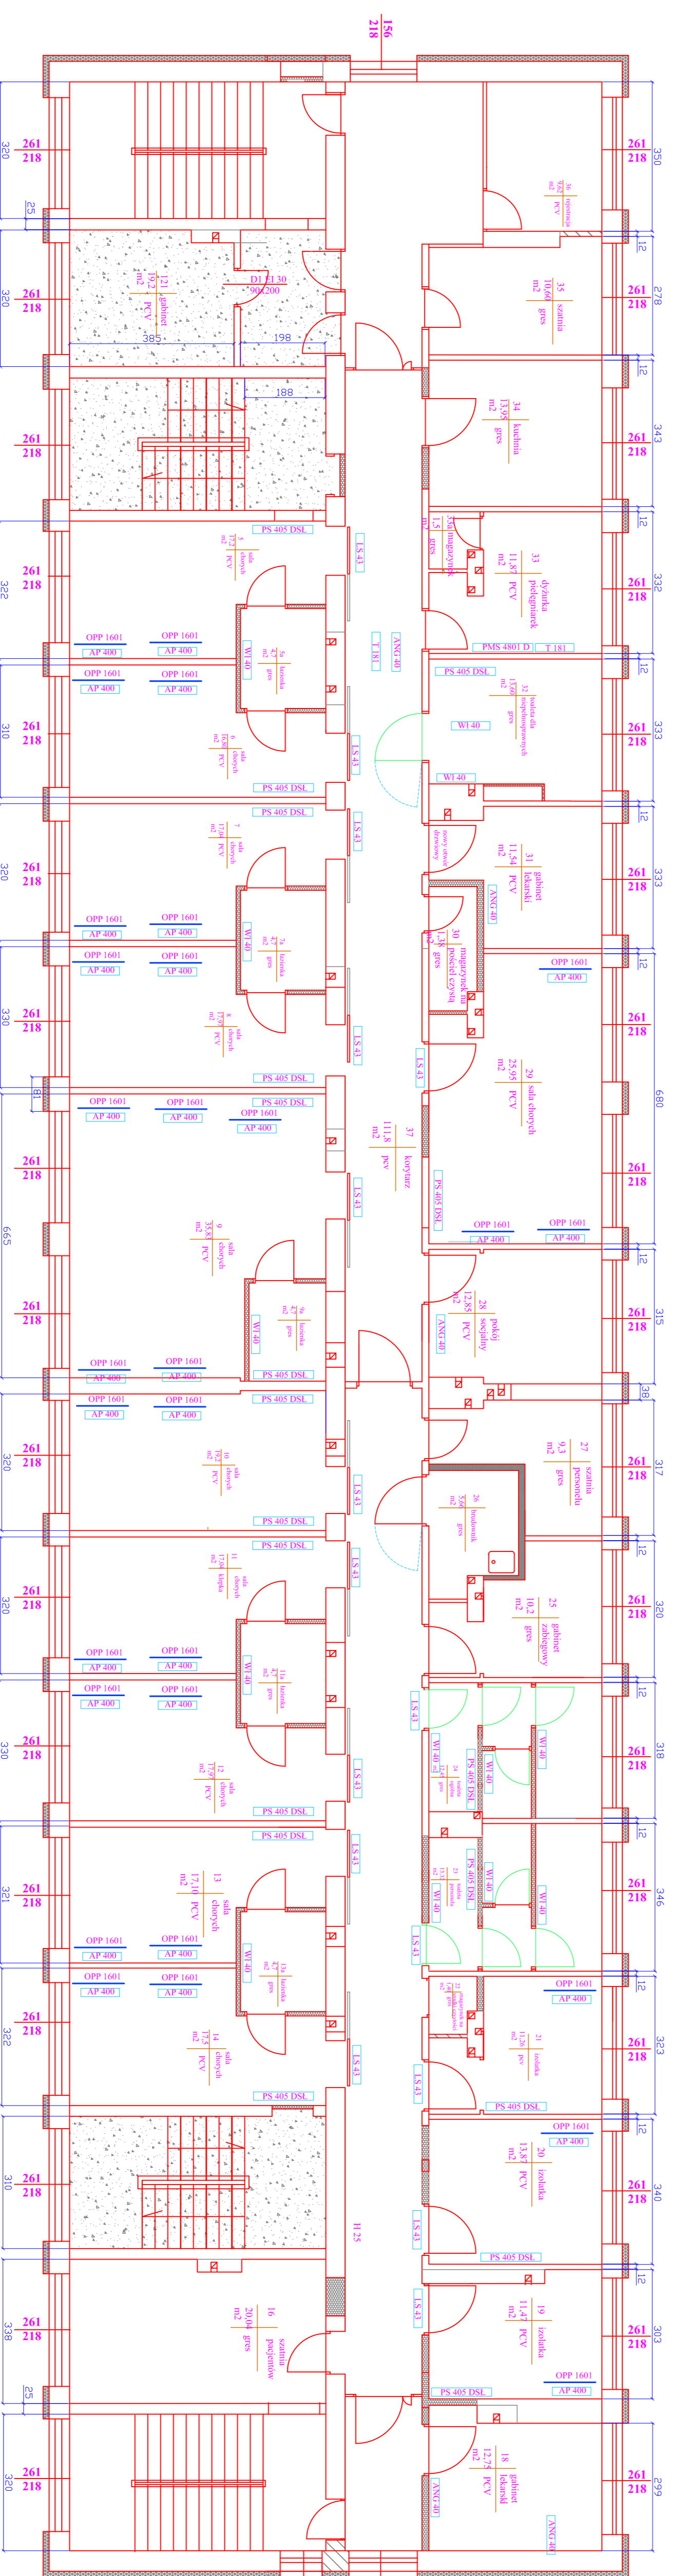

OSWIEŻENIA

OSWIEŻENIA

TEMAT	Remont I piętra budynku D
INWESTOR	Szpital Powiatowy w Otwocku 05-400 ul. Batorego 44
Rysunek	Remont I piętra budynku D - instalacja przyzwowa
data	09.01.2011
skala	1:100
	Rys. nr 3